


PLANTA BAIXA - PAVIMENTO TERREO AGUA FRIA  
ESCALA 1:150

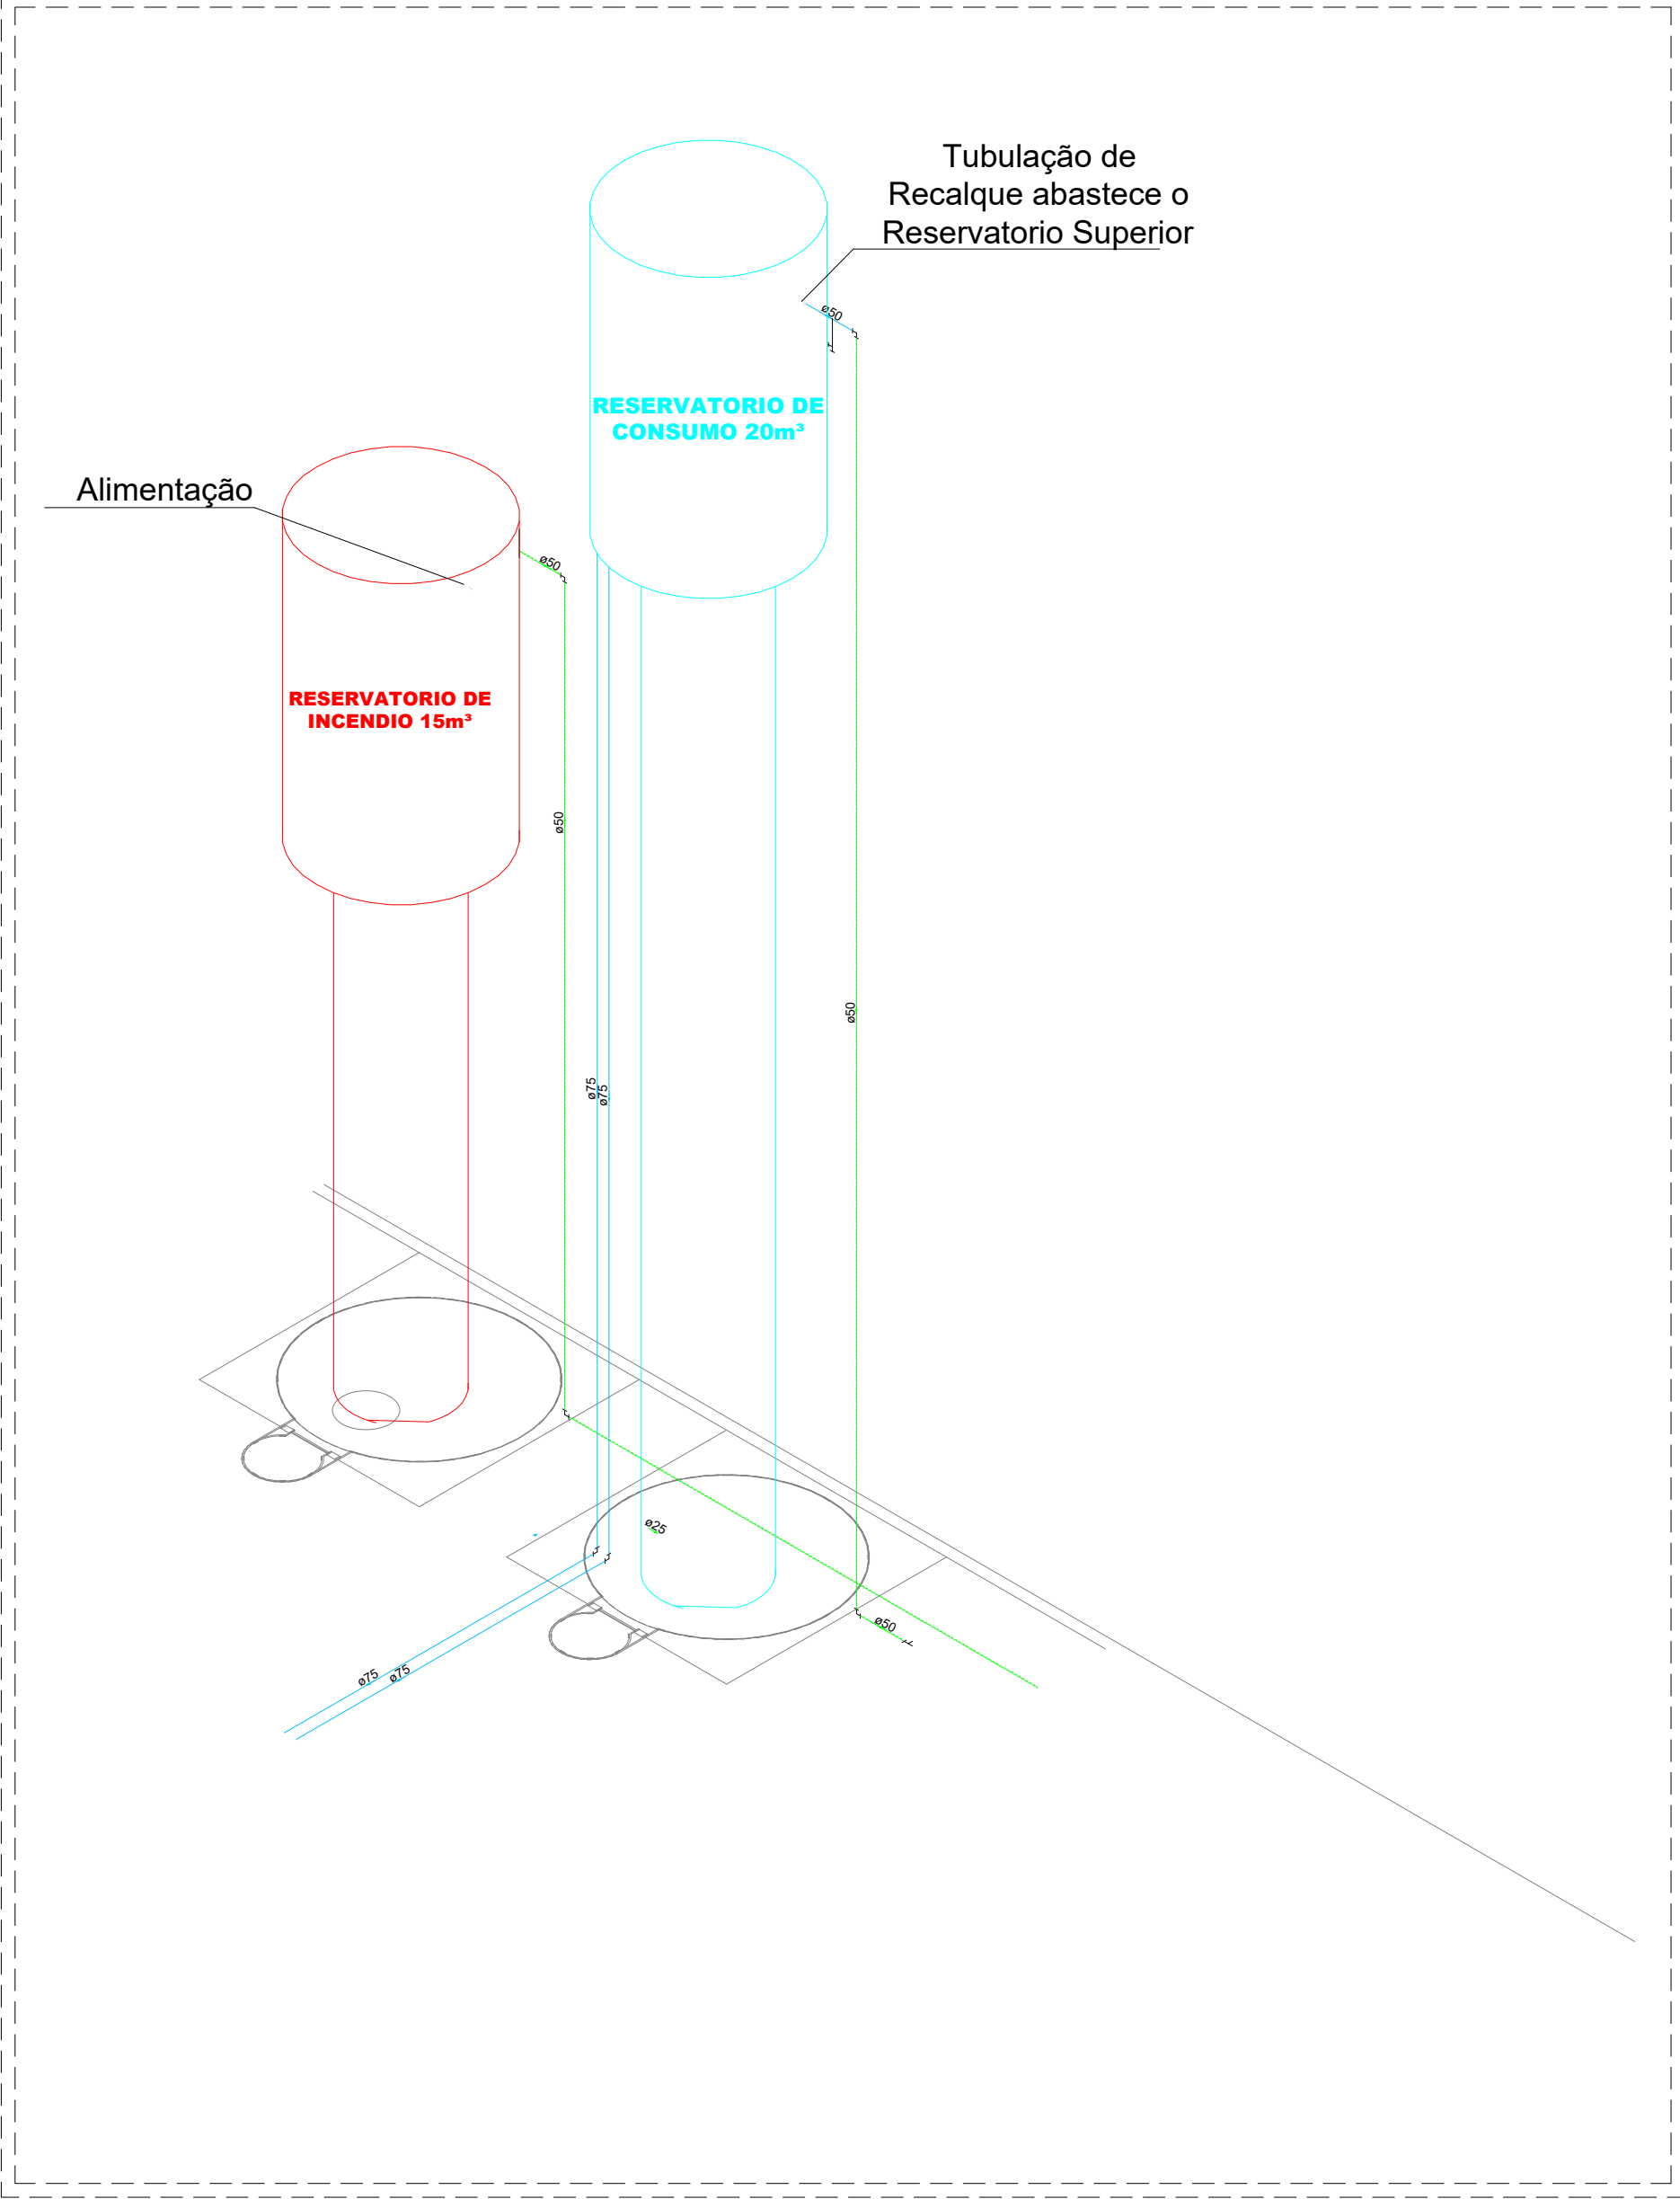

DETALHE ISOMETRICO DAS CAIXAS D'AGUA  
ESCALA 1:75

LEGENDA

- DH DUCHA HIGIENICA
  - CH CHUVEIRO
  - DH DUCHA HIGIENICA
  - BE FILTRO
  - LV LAVATORIO
  - ML MÁQUINA DE LAVAR LOUÇA
  - MLR MÁQUINA DE LAVAR ROUPA
  - PIA
  - RG REGISTRO DE GAVETA
  - RP REGISTRO DE PRESSÃO
  - TJ TORNEIRA DE JARDIM
  - TLR TANQUE DE LAVAR ROUPA
  - TUBULAÇÃO DE ÁGUA FRIA
  - TUBULAÇÃO DE ALIMENTAÇÃO
- Água Fria  
Diâmetro  
da Preambula
- AF  
Ø
- COLUNA DE ÁGUA FRIA
- Alimentação  
Diâmetro  
do Recalque
- AL  
Ø
- COLUNA DE ALIMENTAÇÃO



ESTADO DE GOIÁS  
SECRETARIA DE ESTADO DA EDUCAÇÃO  
SUPERINTENDÊNCIA DE INFRAESTRUTURA  
GERÊNCIA DE PROJETOS E INFRAESTRUTURA

GERÊNCIA DE PROJETOS E INFRAESTRUTURA  
APROVADO  
\_\_\_\_\_  
TÉCNICO RESPONSÁVEL PELA APROVAÇÃO

COLÉGIO ESTADUAL SÉCULO XXI PROFESSOR  
JOAQUIM FRANCISCO SANTIAGO  
CONSTRUÇÃO DE ESCOLA  
IMPLANTAÇÃO ESCOLA PADRÃO SÉCULO XXI

ENDEREÇO  
AV. BERNARDO SAYÃO COM RUA XAVANTES - S/N - SETOR EVERETE - CEP: 76.420-000 - NIQUELÂNDIA / GOIÁS

ÁREA DO TERRENO	ÁREA PERMEAB.	ÁREA EXISTENTE	ÁREA A DEMOLIR	ÁREA A CONSTRUIR	ÁREA TOTAL CONSTRUÇÃO
10.000,00m²	—	—	—	—	3.237,28m²

Res. de Sabino 1.º Grau  
AUTOR: ENGº CIVIL BRENDA BARBARA FERNANDES MOREIRA - CREA: 10151058860-GO

RT DA OBRA:

PROPRIETÁRIO: SECRETARIA DE ESTADO DA EDUCAÇÃO - CNPJ: 01.420.705/0001-20  
PREPOSTO: SABRINA SILVA VIEIRA VALENTE - CPF: 041.530.091-64

HIDROSSANITÁRIO

TIPO DE PROJETO

PLANTA BAIXA - PAVIMENTO TERREO AGUA FRIA  
DETALHE ISOMETRICO DAS CAIXAS D'AGUA  
LEGENDAS

LASSUNTO:

DATA: FEV/2026  
ESCALA: INDICADA  
REVISÃO: 000  
Nº RT/ART: 100000000-001

REV.	DATA	DESCRIÇÃO	VISTO

2/5  
FOLHA  
PROJETISTA