

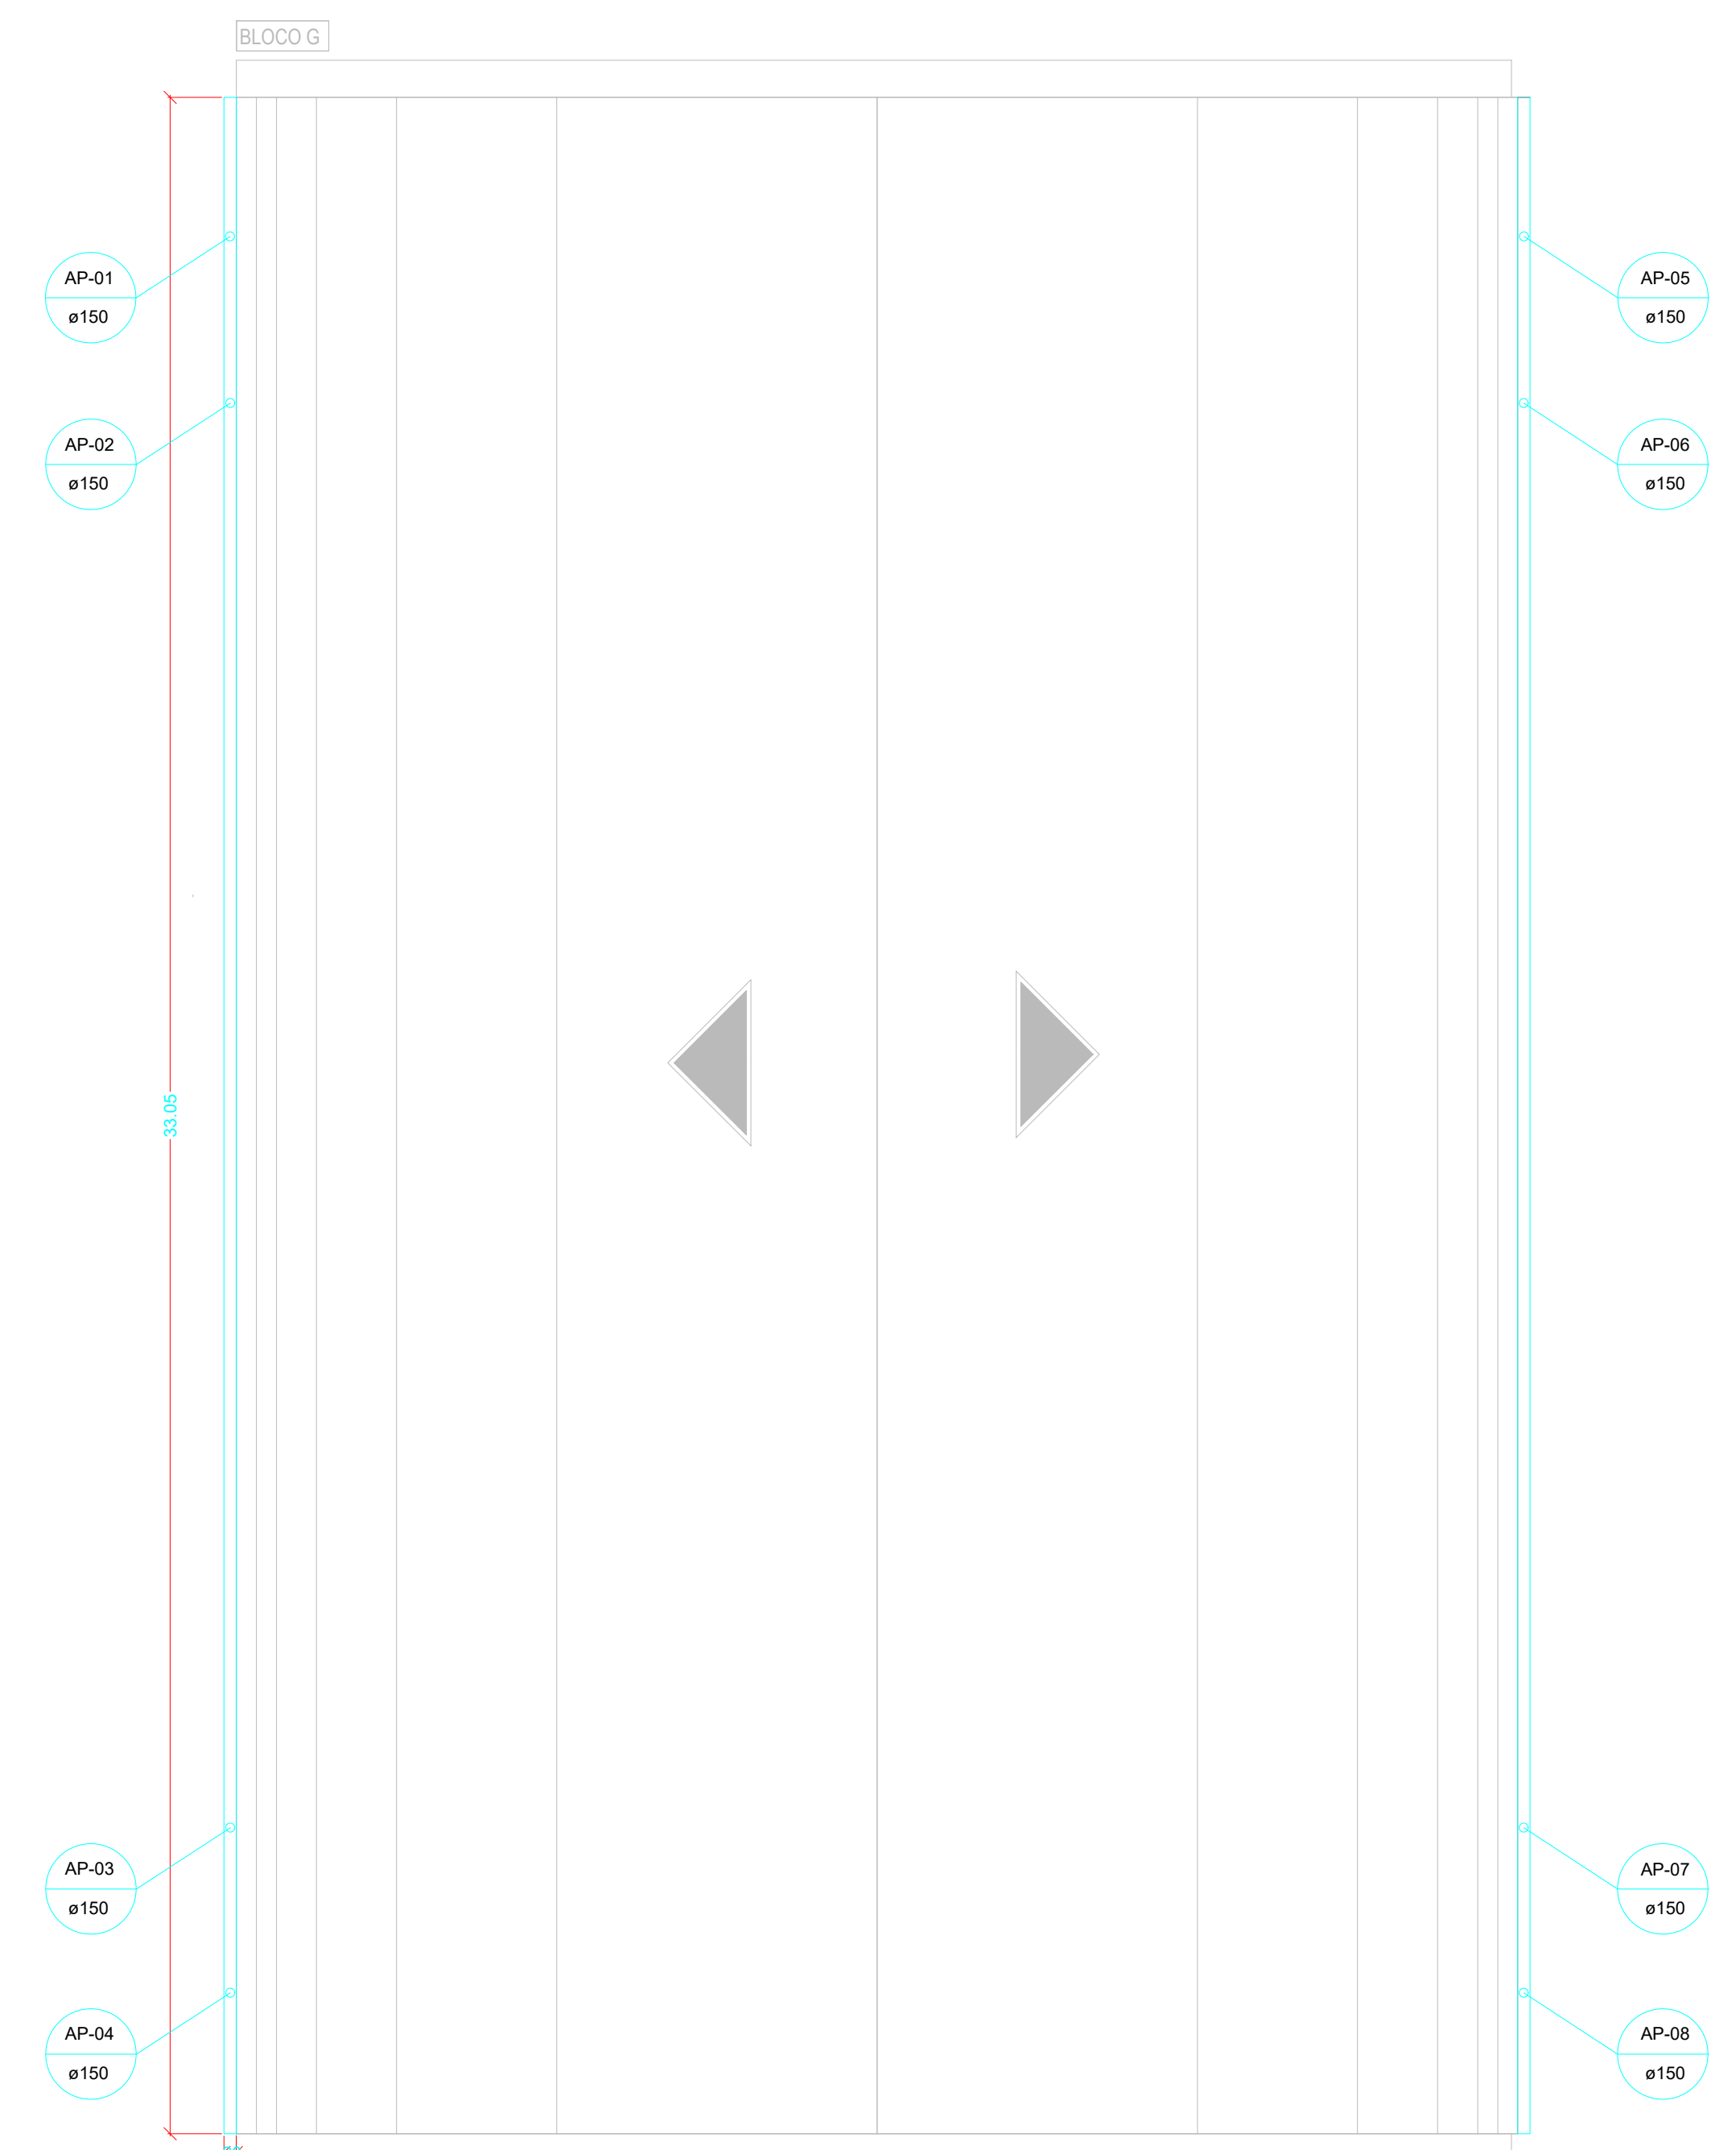
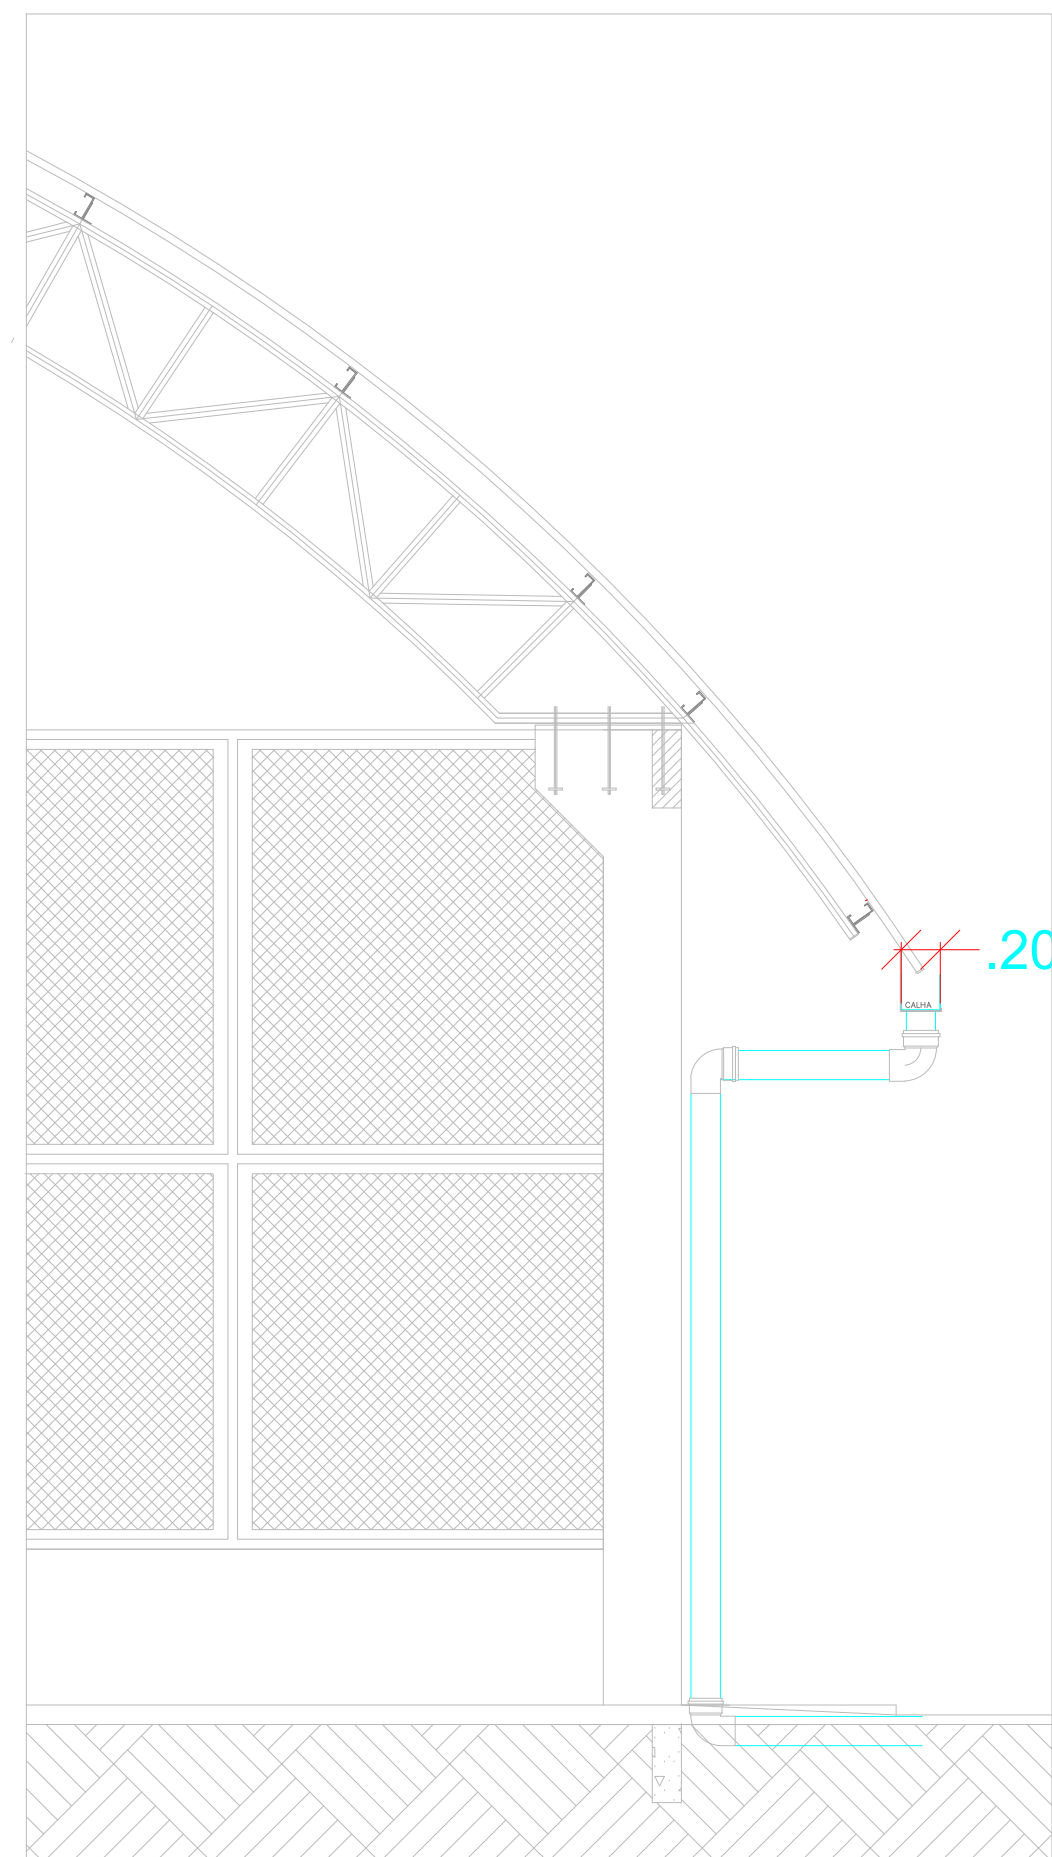


PLANTA BAIXA - PAVIMENTO TERREO AGUA PLUVIAL
ESCALA 1:200

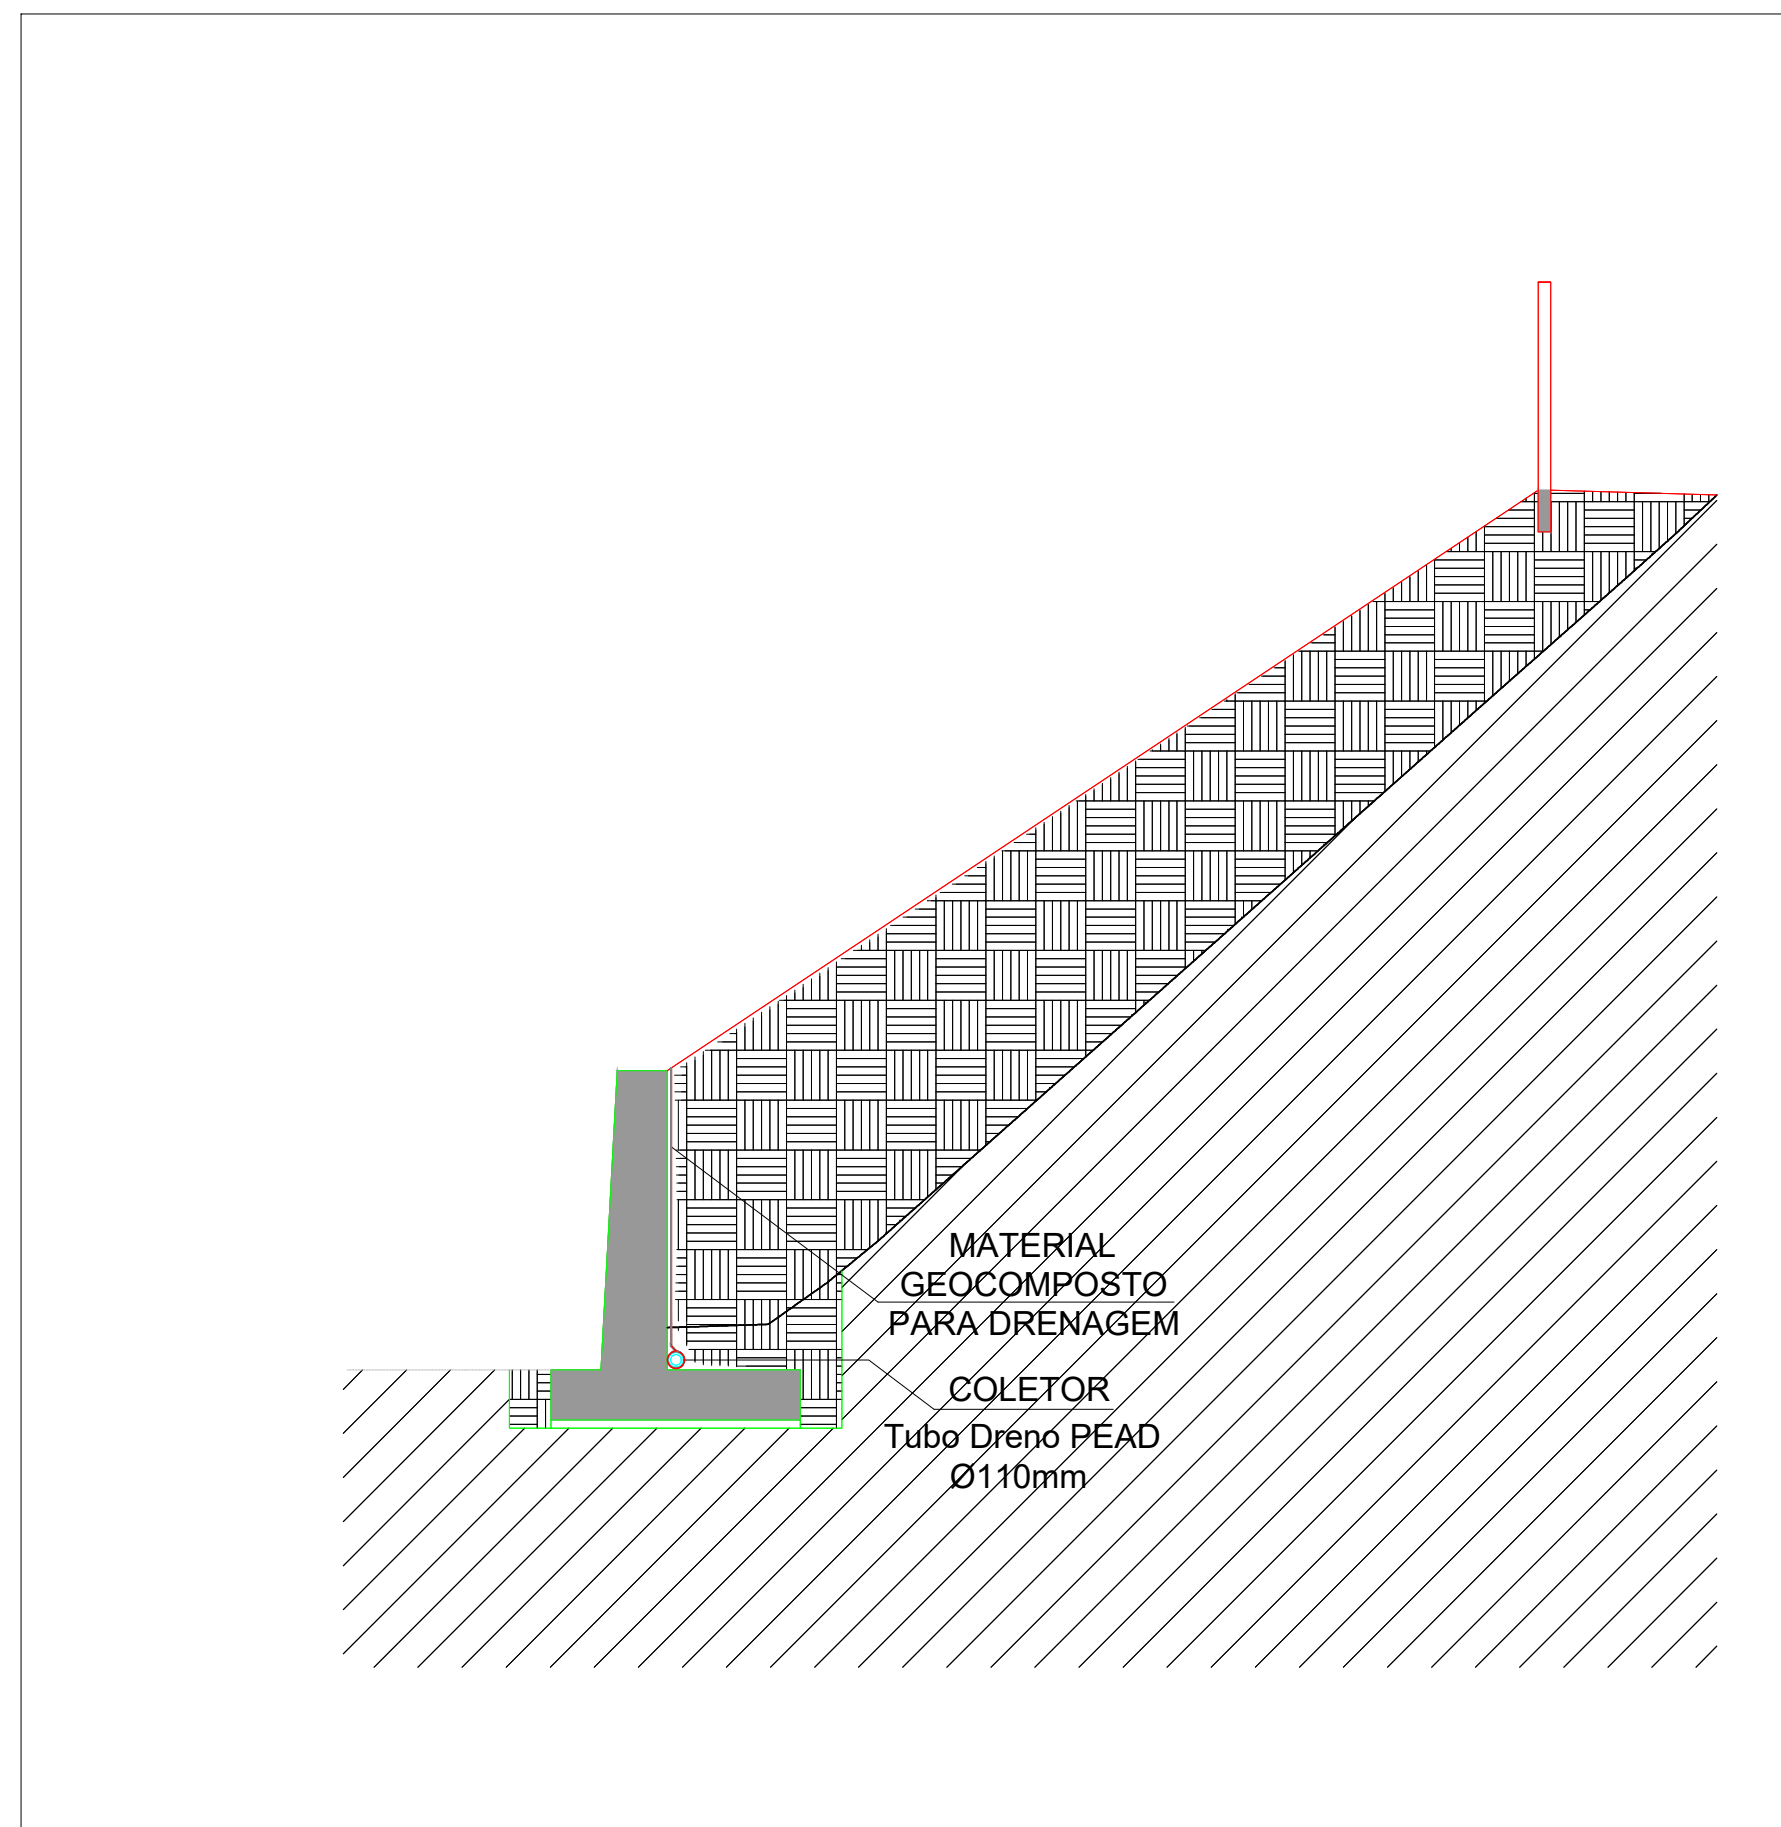

PLANTA DE COBERTURA - QUADRA
ESCALA 1:100

DETALHE DE DRENAGEM PARA MURO DE ARRIMO

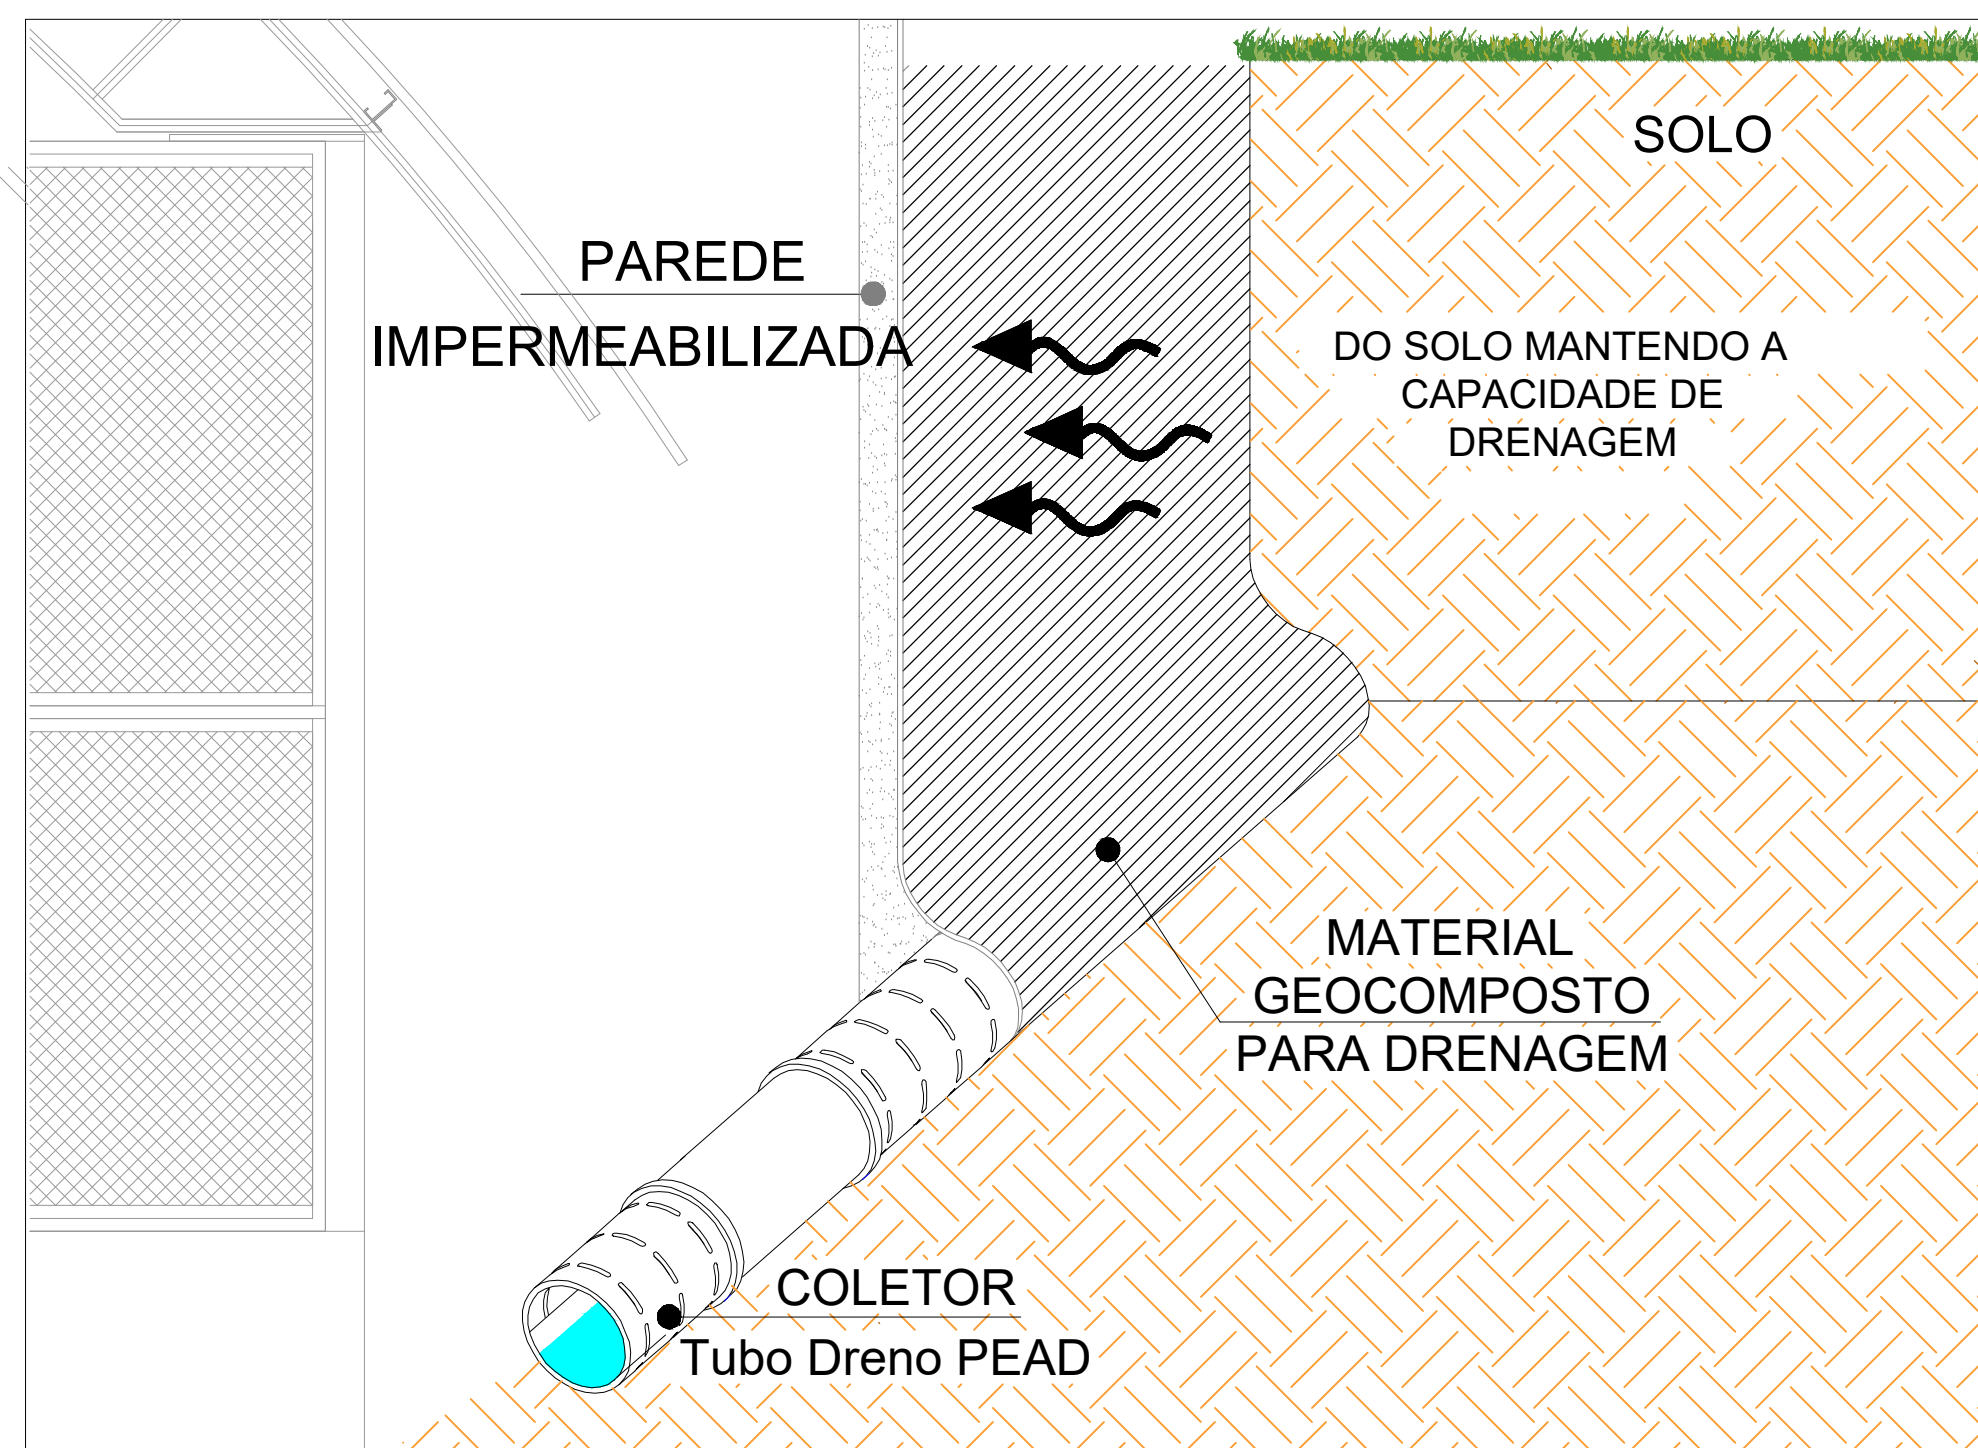

DETALHE CALHA SEM ESCALA

ESTADO DE GOIÁS
SECRETARIA DE ESTADO DA EDUCAÇÃO
SUPERINTENDÊNCIA DE INFRAESTRUTURA
GERÊNCIA DE PROJETOS E INFRAESTRUTURA

GERÊNCIA DE PROJETOS E INFRAESTRUTURA
APROVADO

TÉCNICO RESPONSÁVEL PELA APROVAÇÃO

COLÉGIO ESTADUAL SÉCULO XXI PROFESSOR
JOAQUIM FRANCISCO SANTIAGO
CONSTRUÇÃO DE ESCOLA
IMPLANTAÇÃO ESCOLA PADRÃO SÉCULO XXI

ENDEREÇO
AV. BERNARDO SAYÃO COM RUA XAVANTES - S/N - SETOR EVERETE - CEP: 76.420-000 - NIQUELÂNDIA / GOIÁS

ÁREA DO TERRENO	ÁREA PERMEAB.	ÁREA EXISTENTE	ÁREA A DEMOLIR	ÁREA A CONSTRUIR	ÁREA TOTAL CONSTRUÇÃO
10.000,00m²	—	—	—	—	3.237,28m²

Brenda Bárbara F. Moreira
AUTOR: ENGº CIVIL BRENDA BARBARA FERNANDES MOREIRA - CREA: 10151058660-GO

— RT DA OBRA:

PROPRIETÁRIO: SECRETARIA DE ESTADO DA EDUCAÇÃO - CNPJ: 01.420.705/0001-20
PREPOSTO: SABRINA SILVA VIEIRA VALENTE - CPF: 041.520.591-64

HIDROSSANITÁRIO

TIPO DE PROJETO

PLANTA BAIXA - AGUA PLUVIAL
PLANTA DE COBERTURA - AGUA PLUVIAL
DETALHES

LASSUNTO

REV.	DATA	DESCRIÇÃO	VISTO
—	—	—	—
—	—	—	—
—	—	—	—

— DATA: FEV/2026 — ESCALA: — REVISÃO: 000 — Nº RTTART: —
FOLHA 4/5
PROJETA