






PLANTA BAIXA - AGUA FRIA
ESCALA 1:150

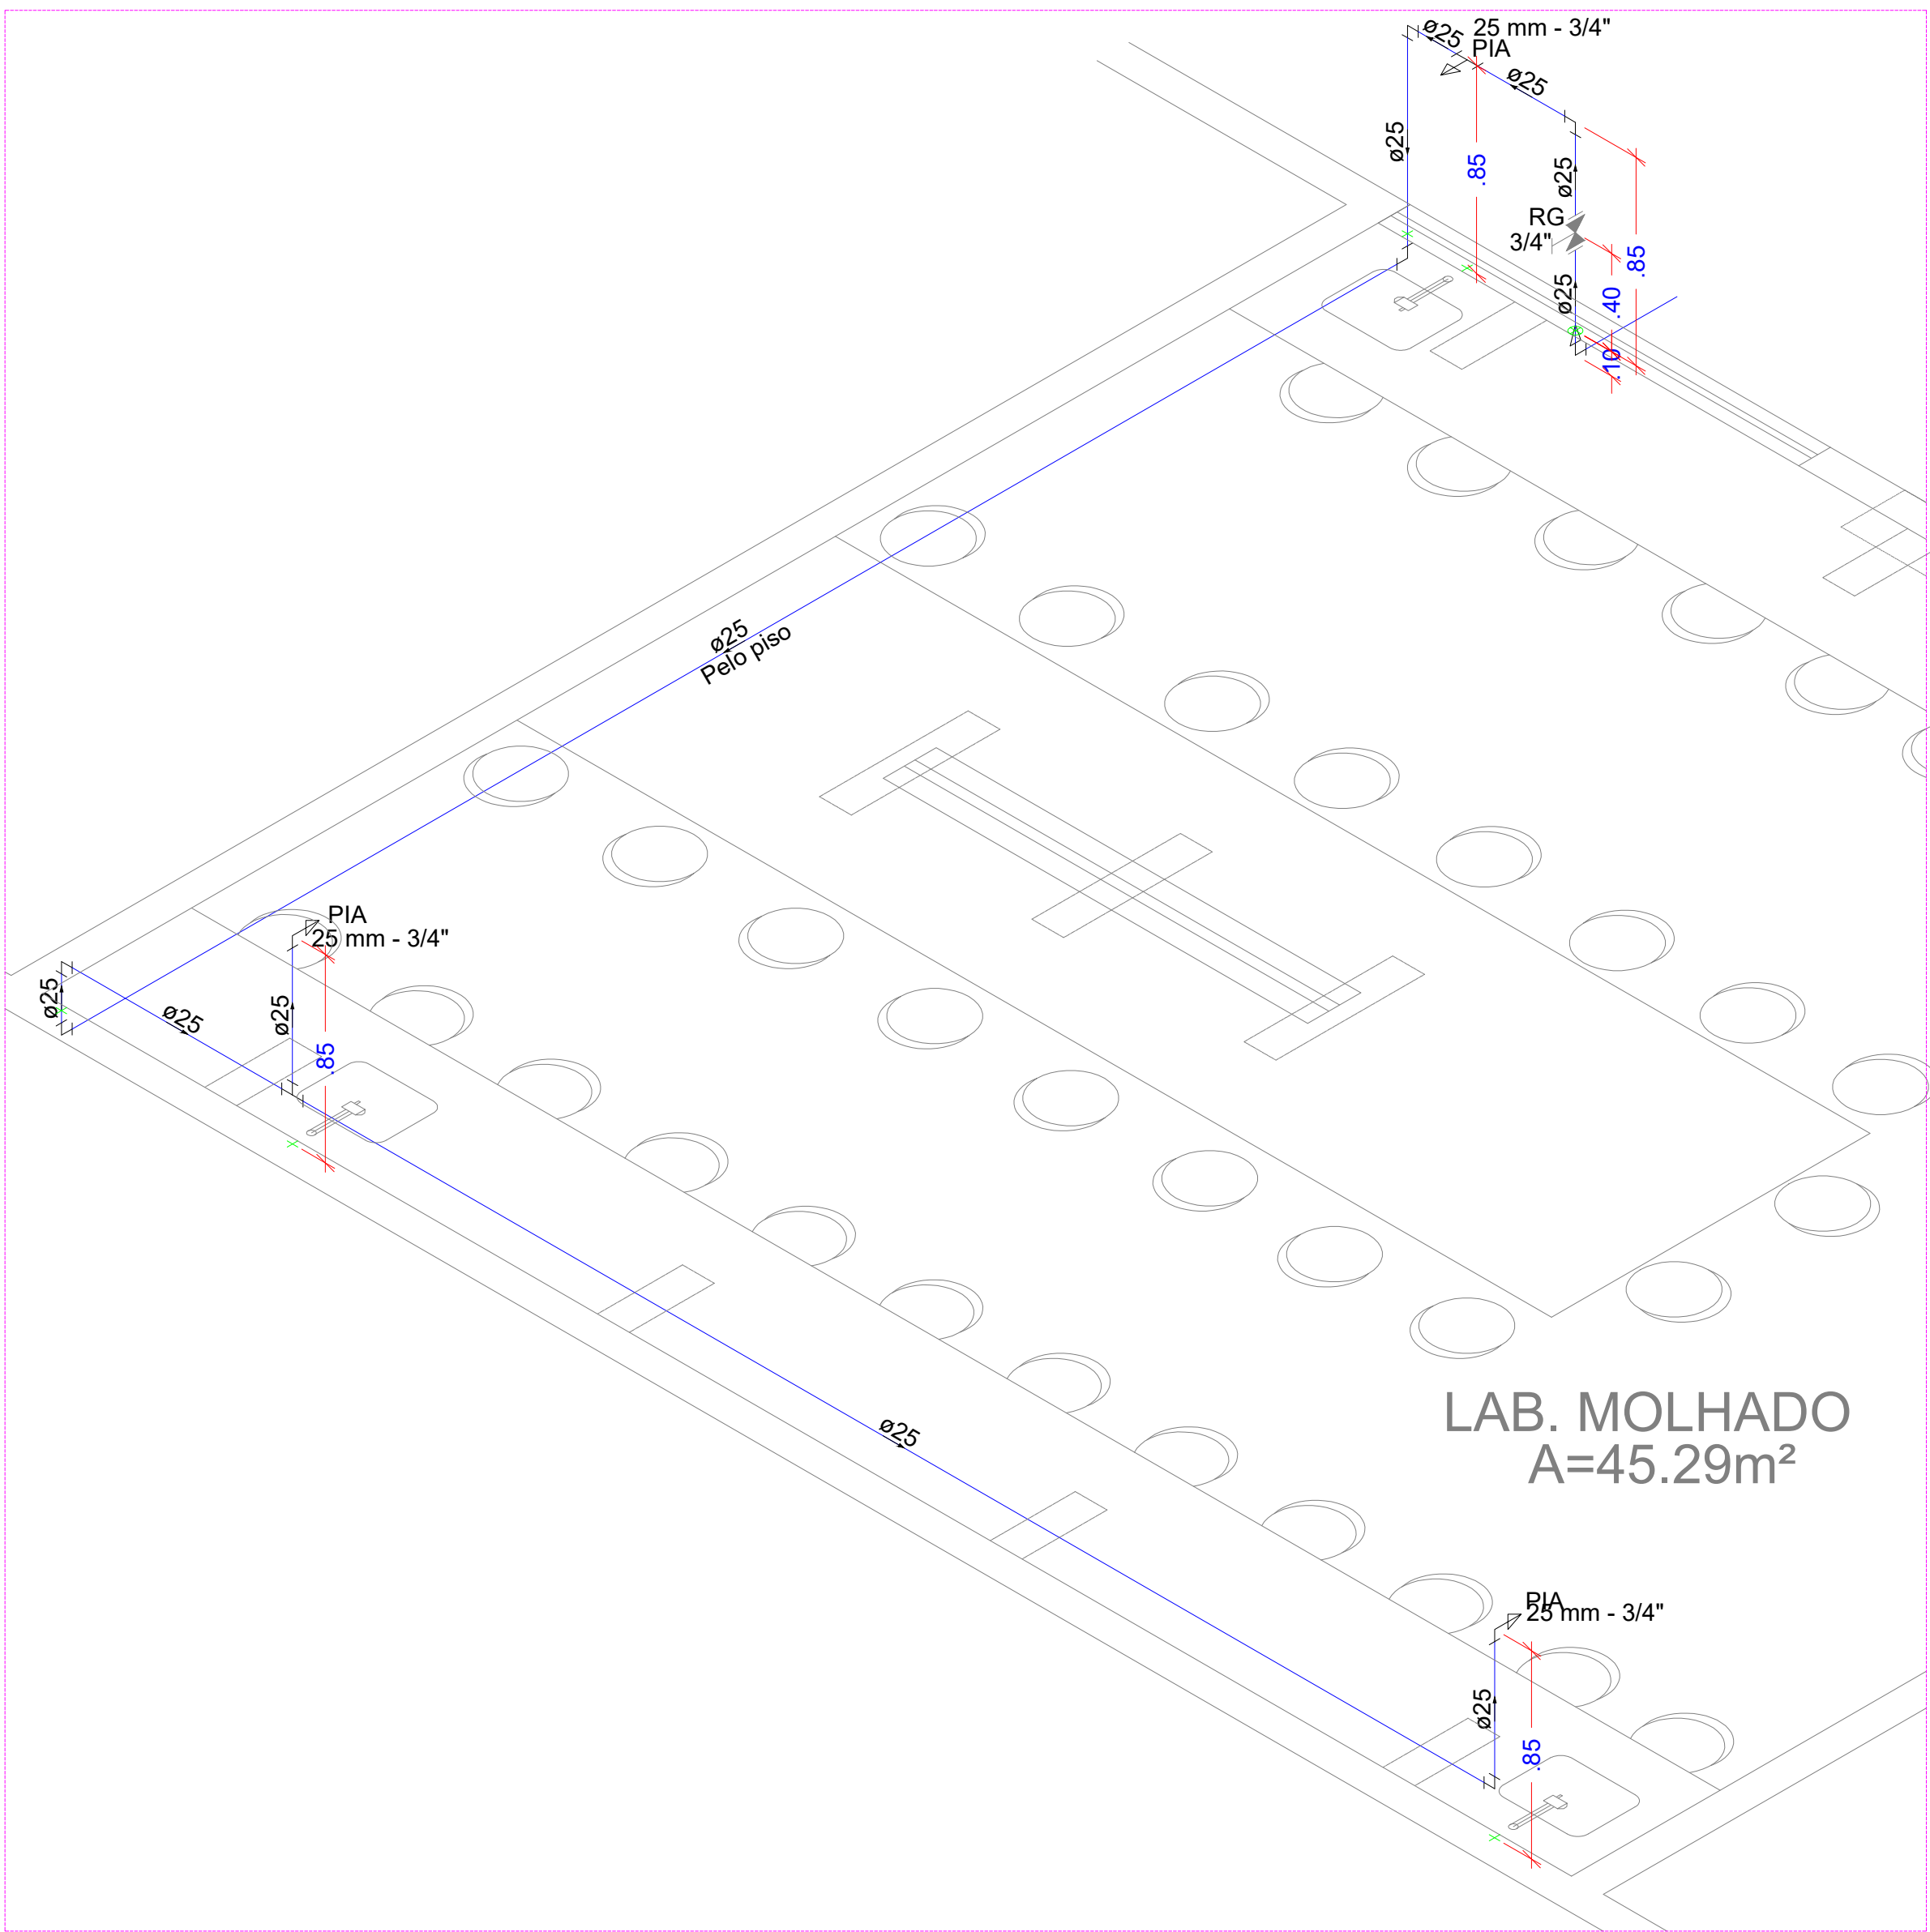


DETALHE ISOMETRICO H3
ESCALA 1:25

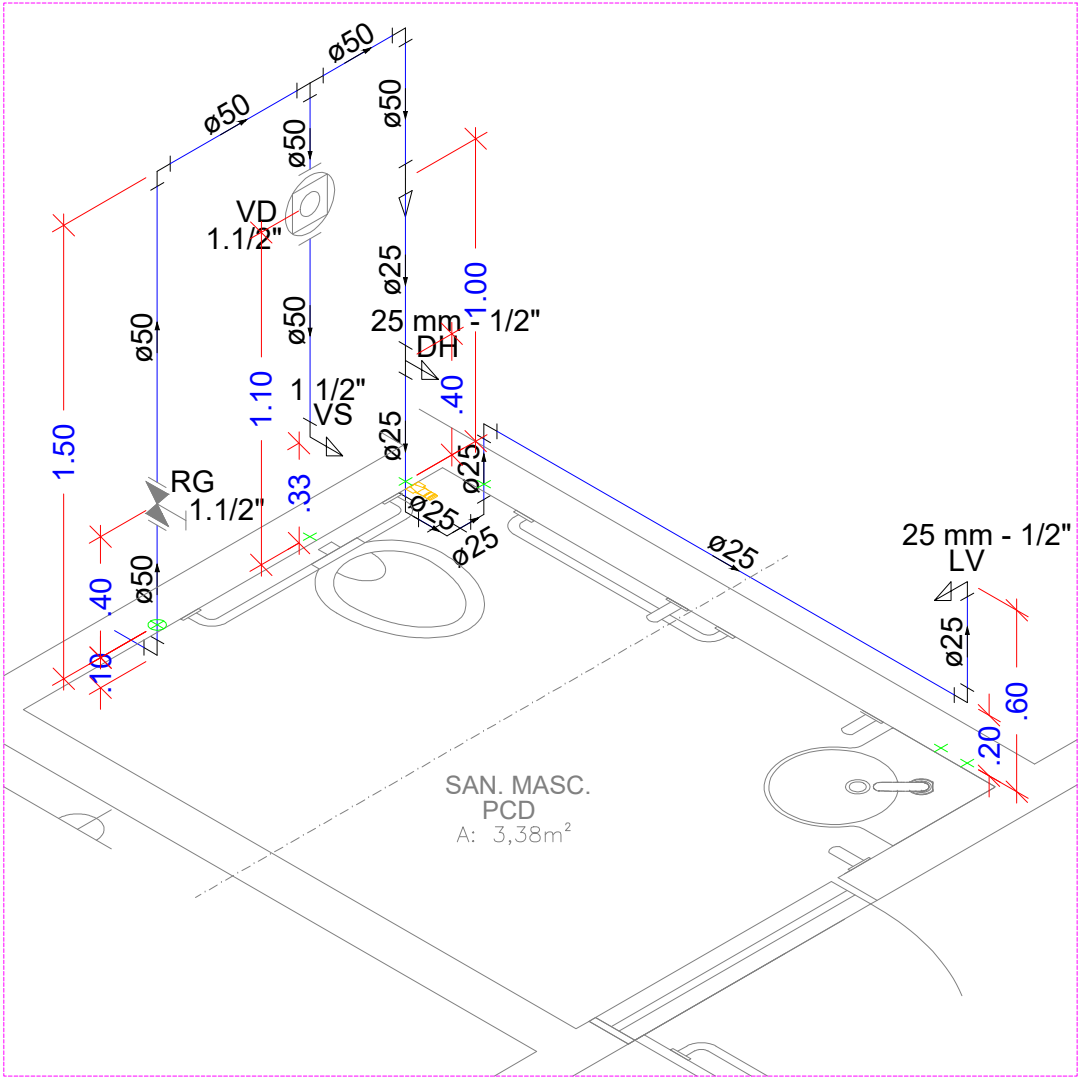


DETALHE ISOMETRICO H8
ESCALA 1:25

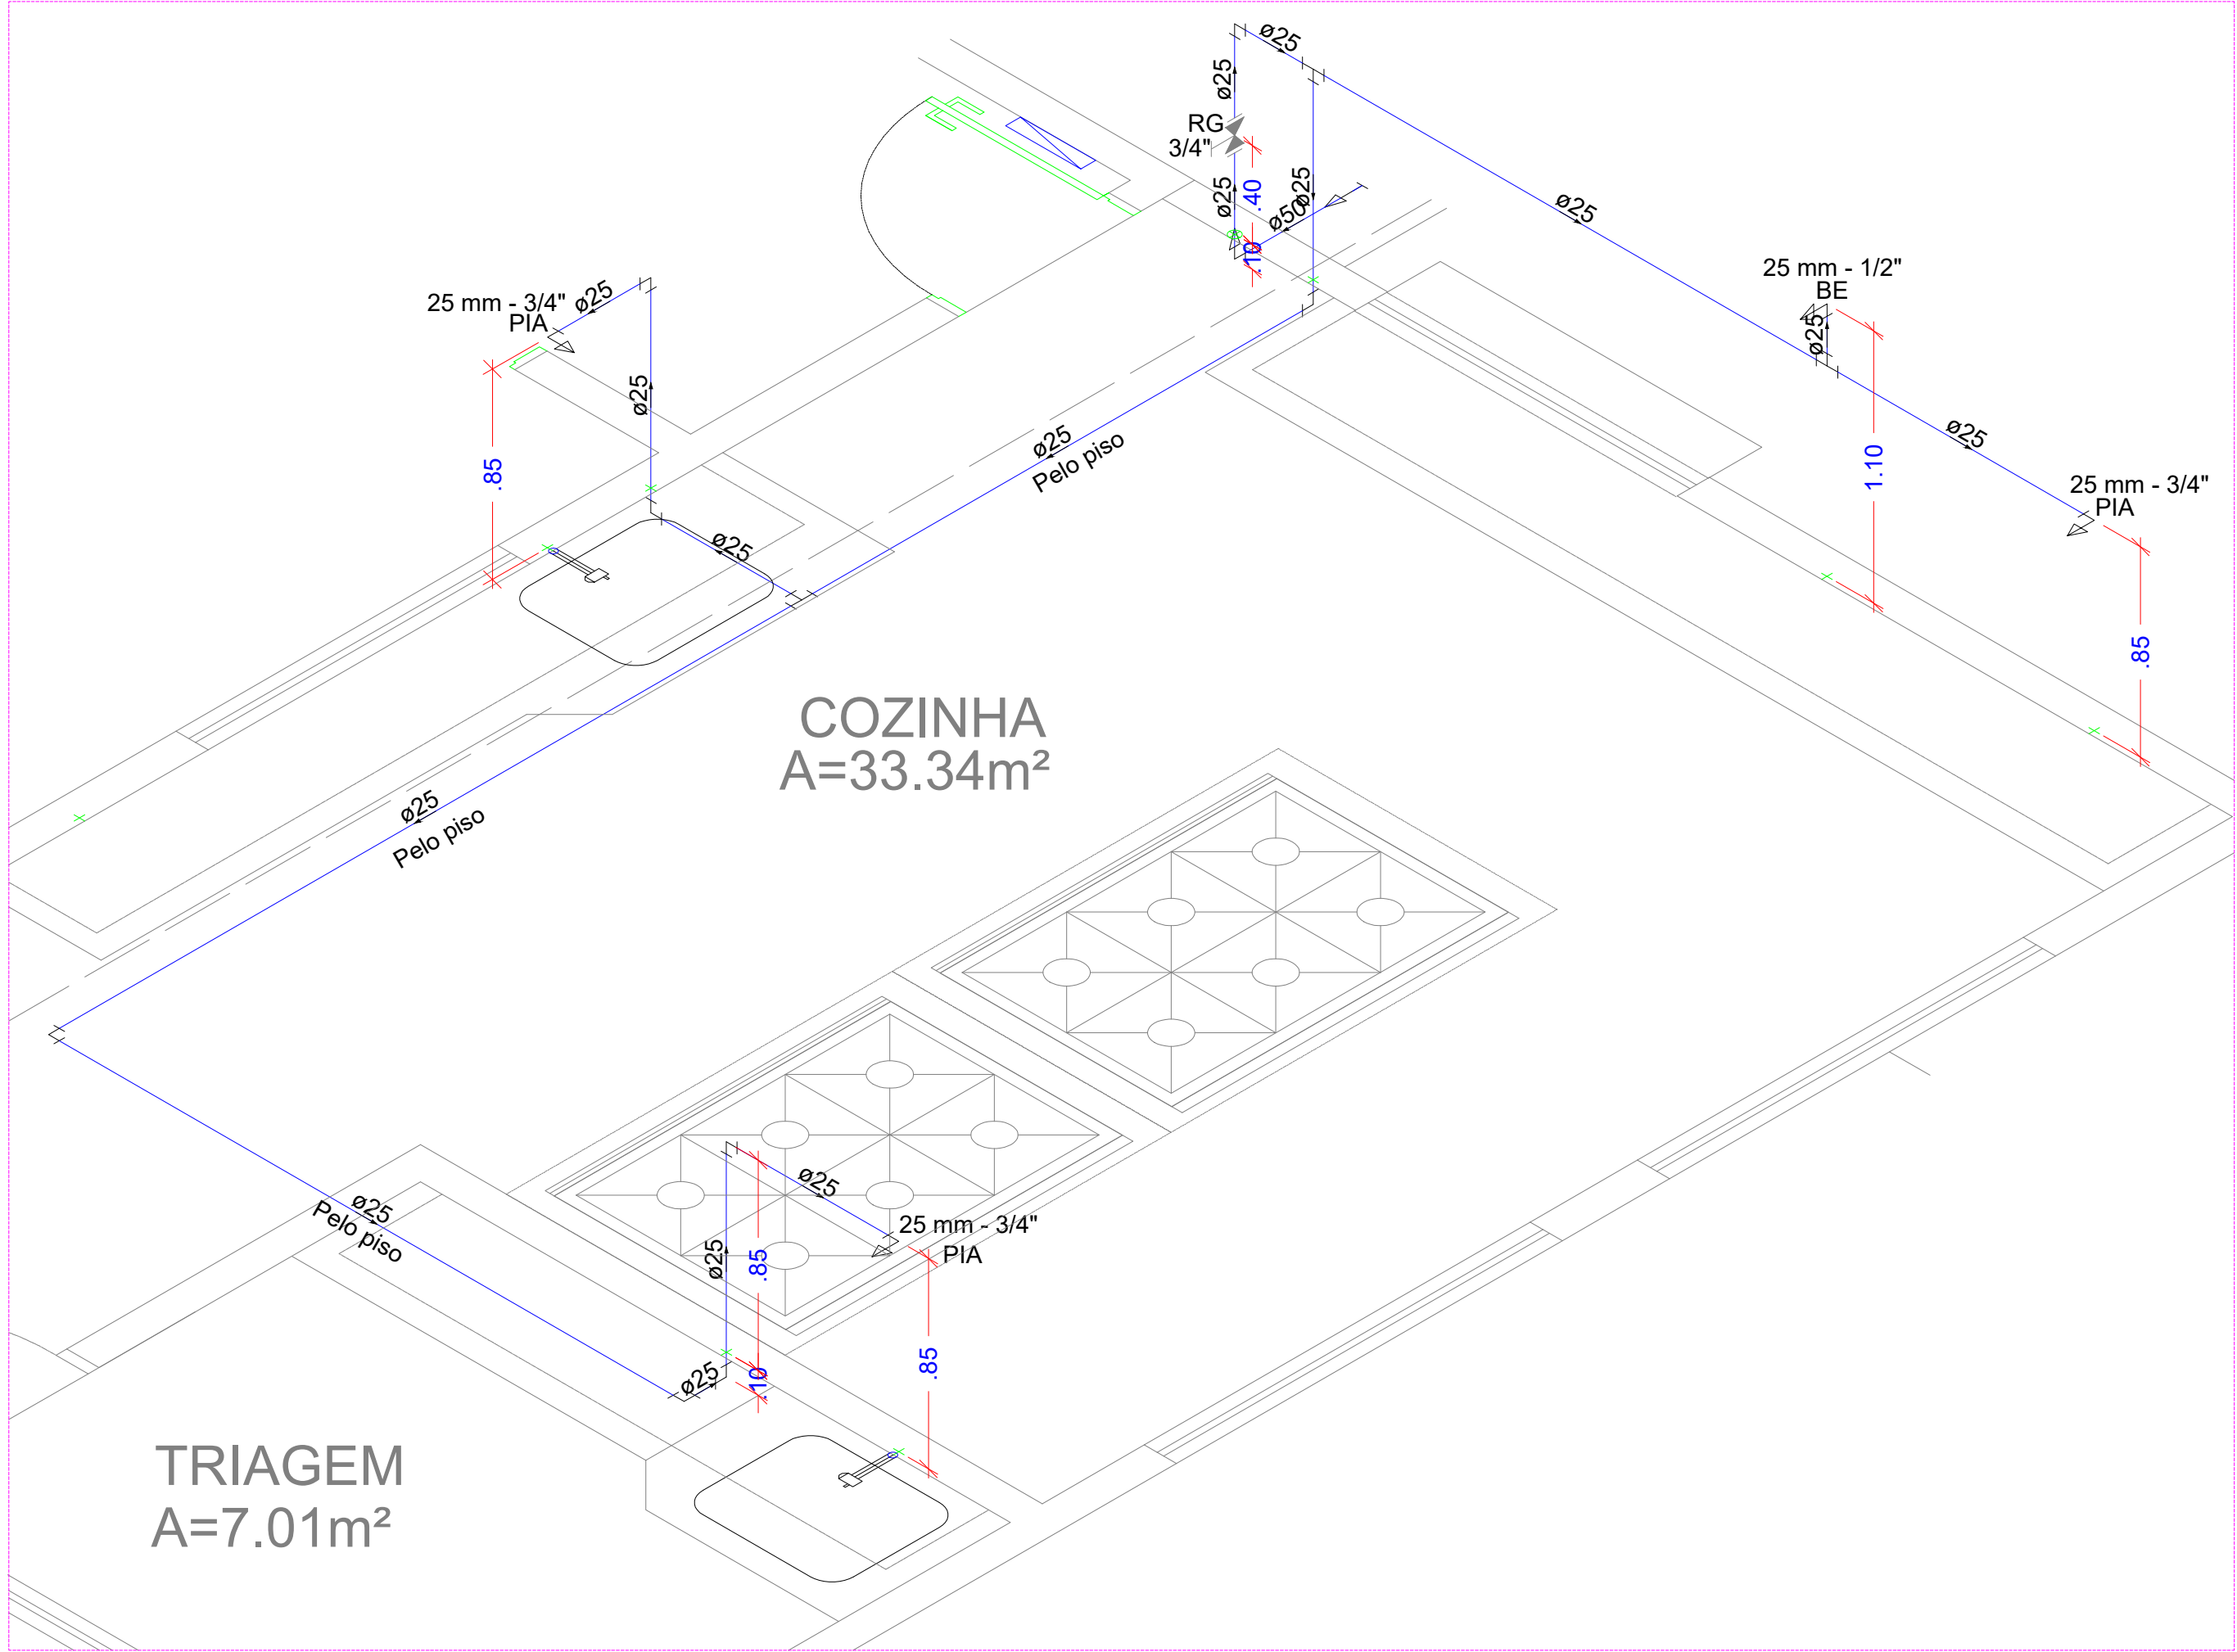


DETALHE ISOMETRICO H1
ESCALA 1:25

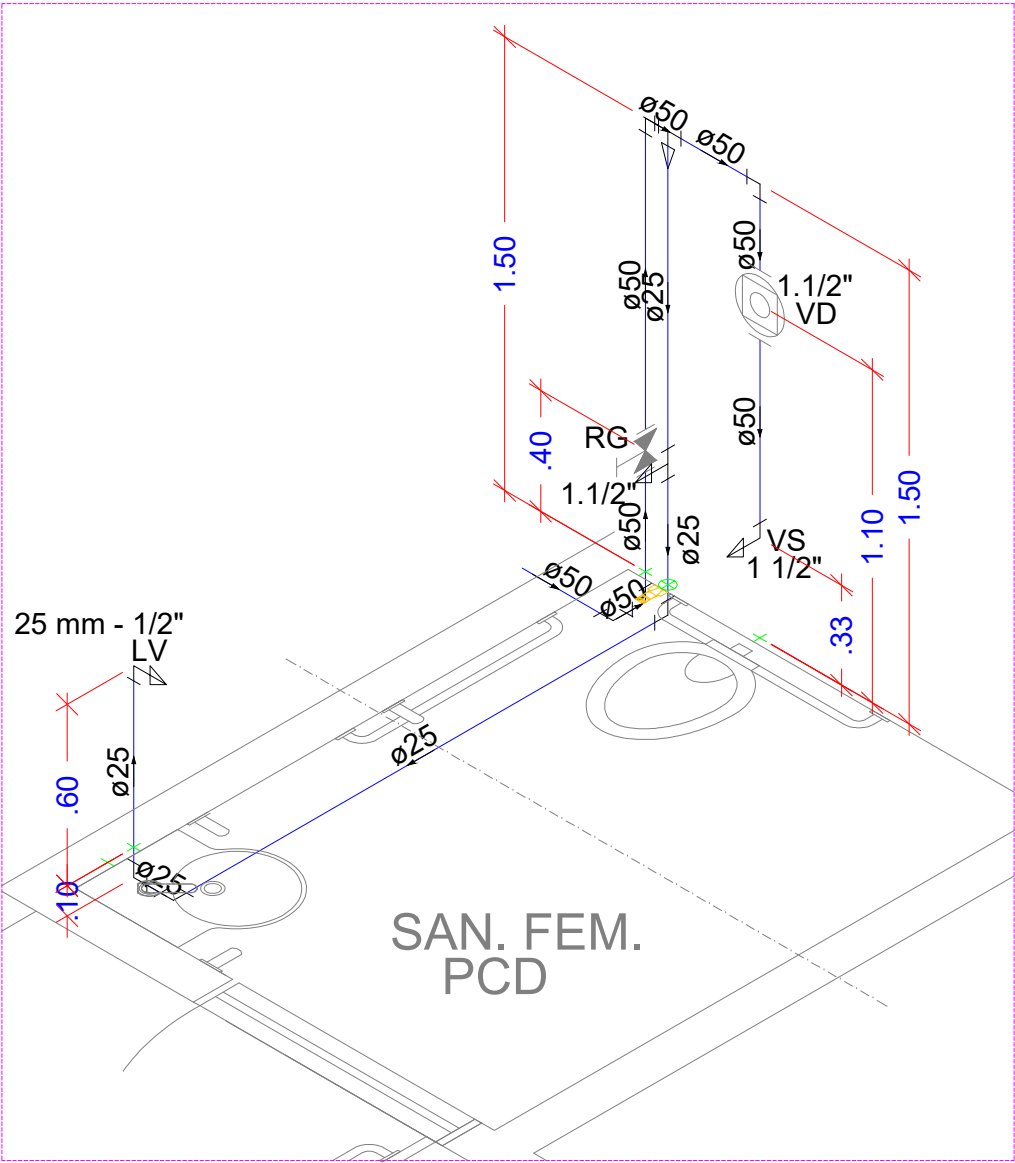


DETALHE ISOMETRICO H4
ESCALA 1:25

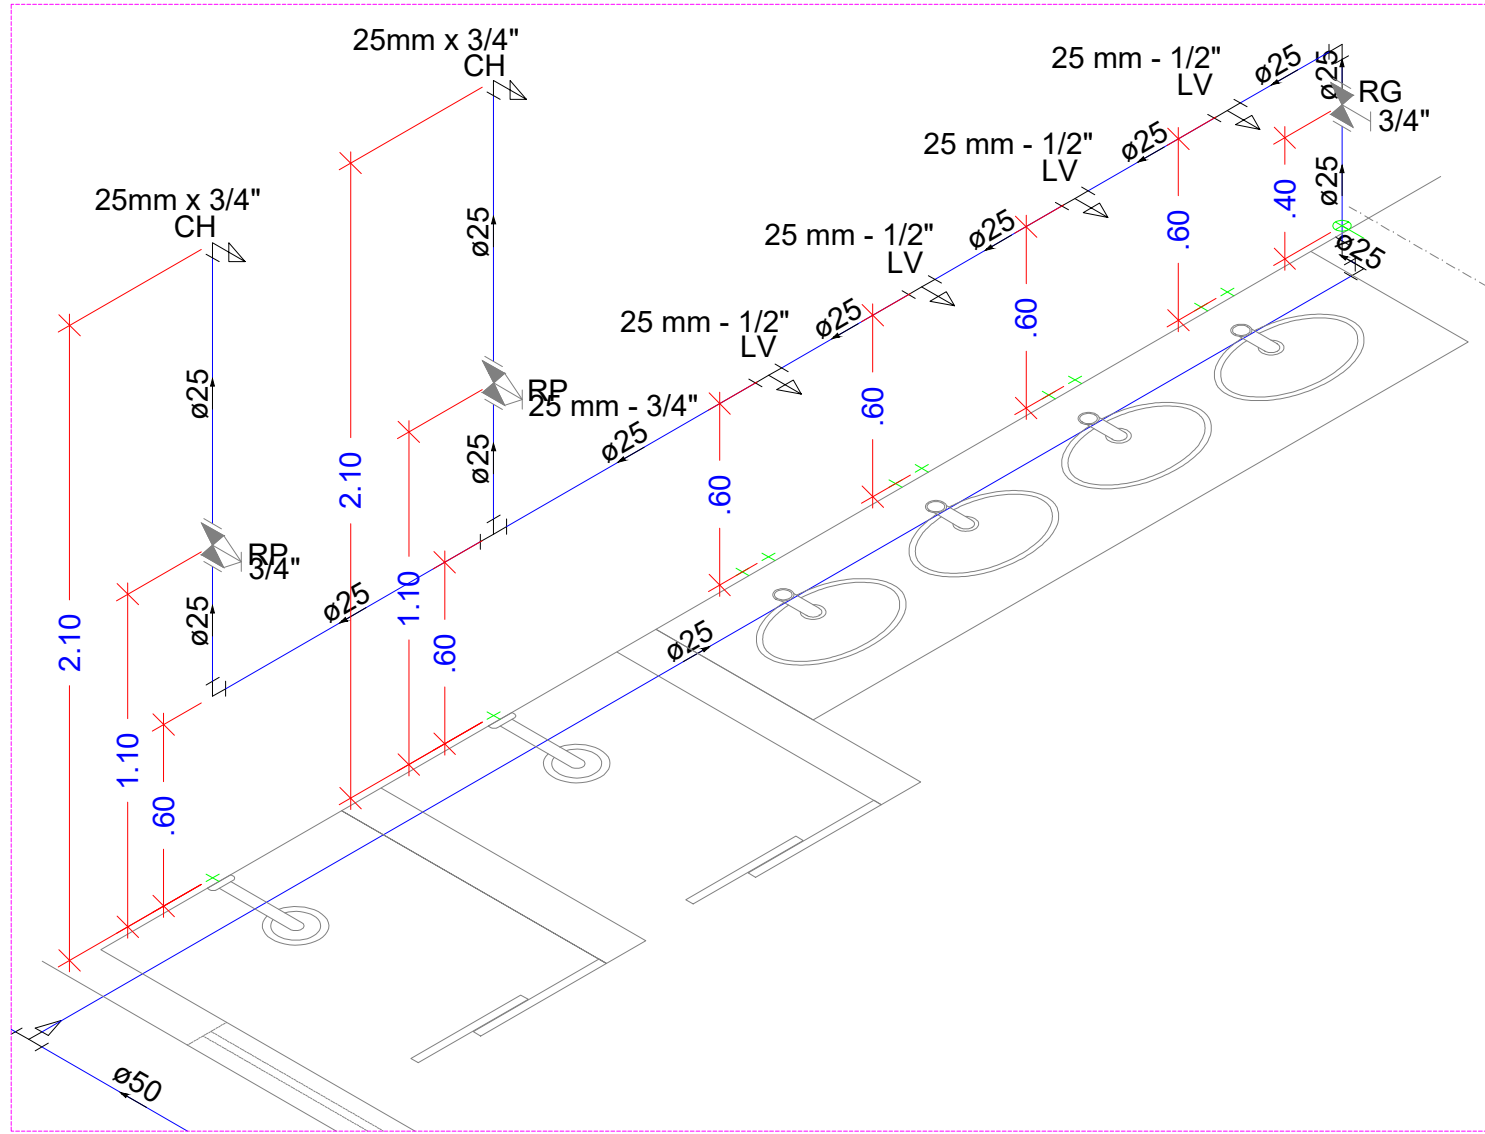


DETALHE ISOMETRICO H6
ESCALA 1:25

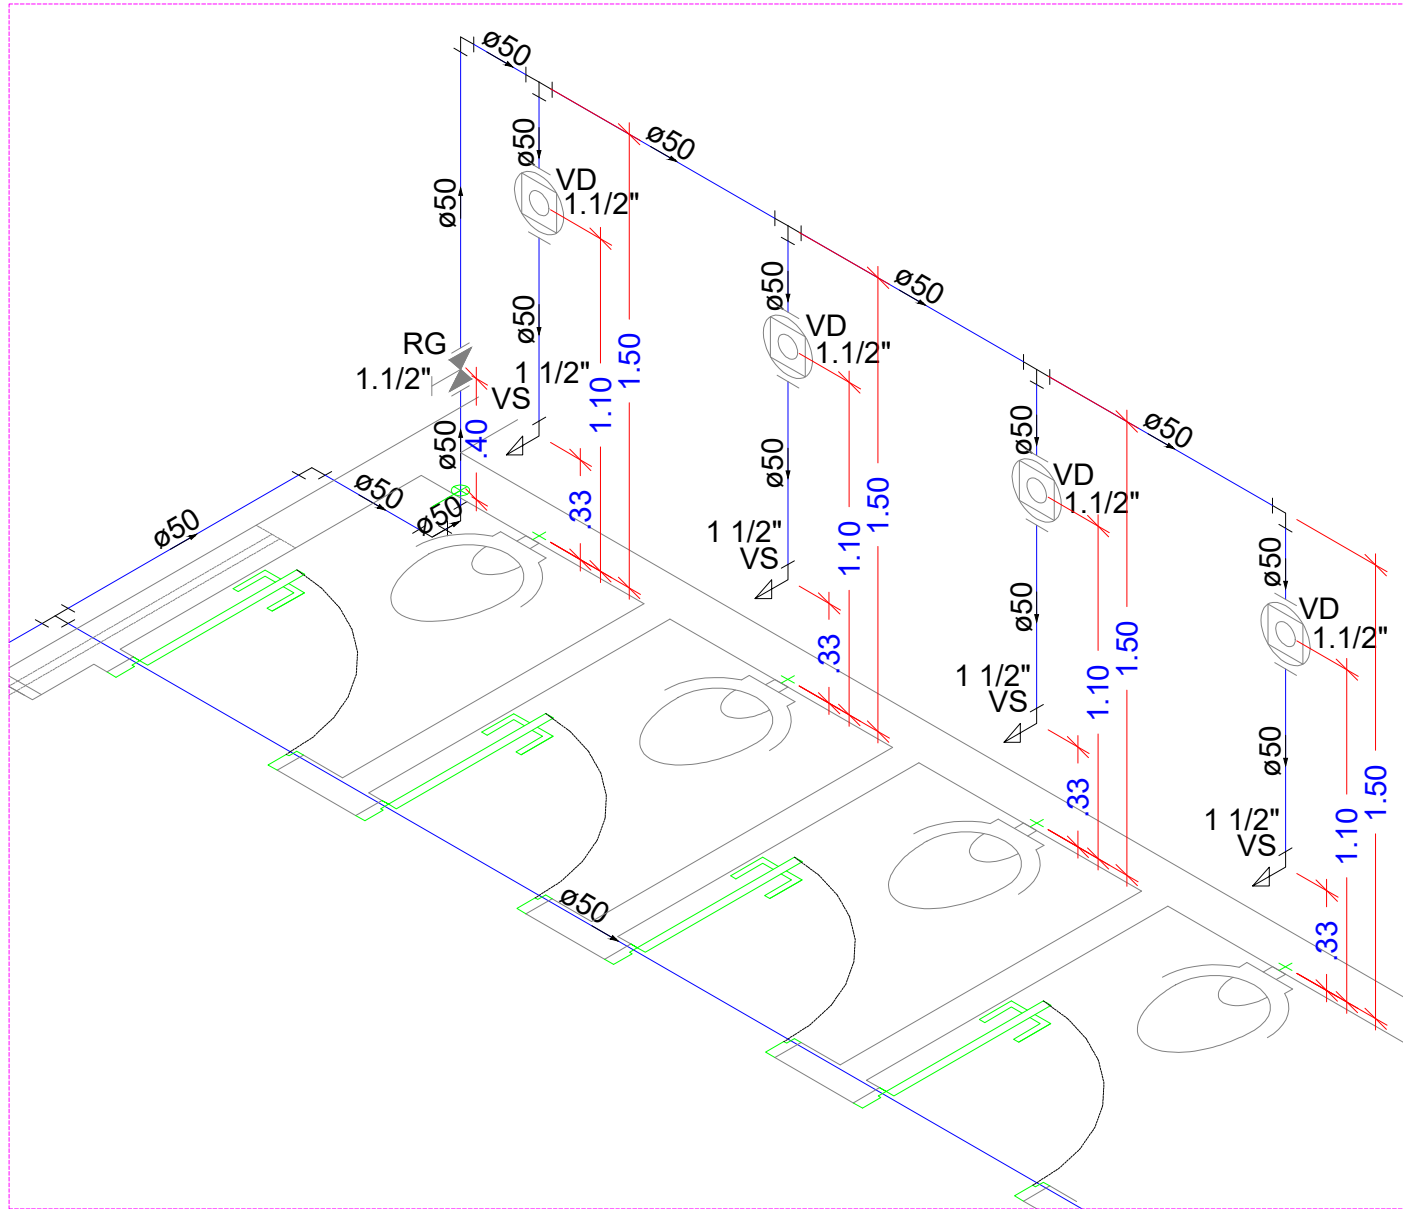


DETALHE ISOMETRICO H5
ESCALA 1:25

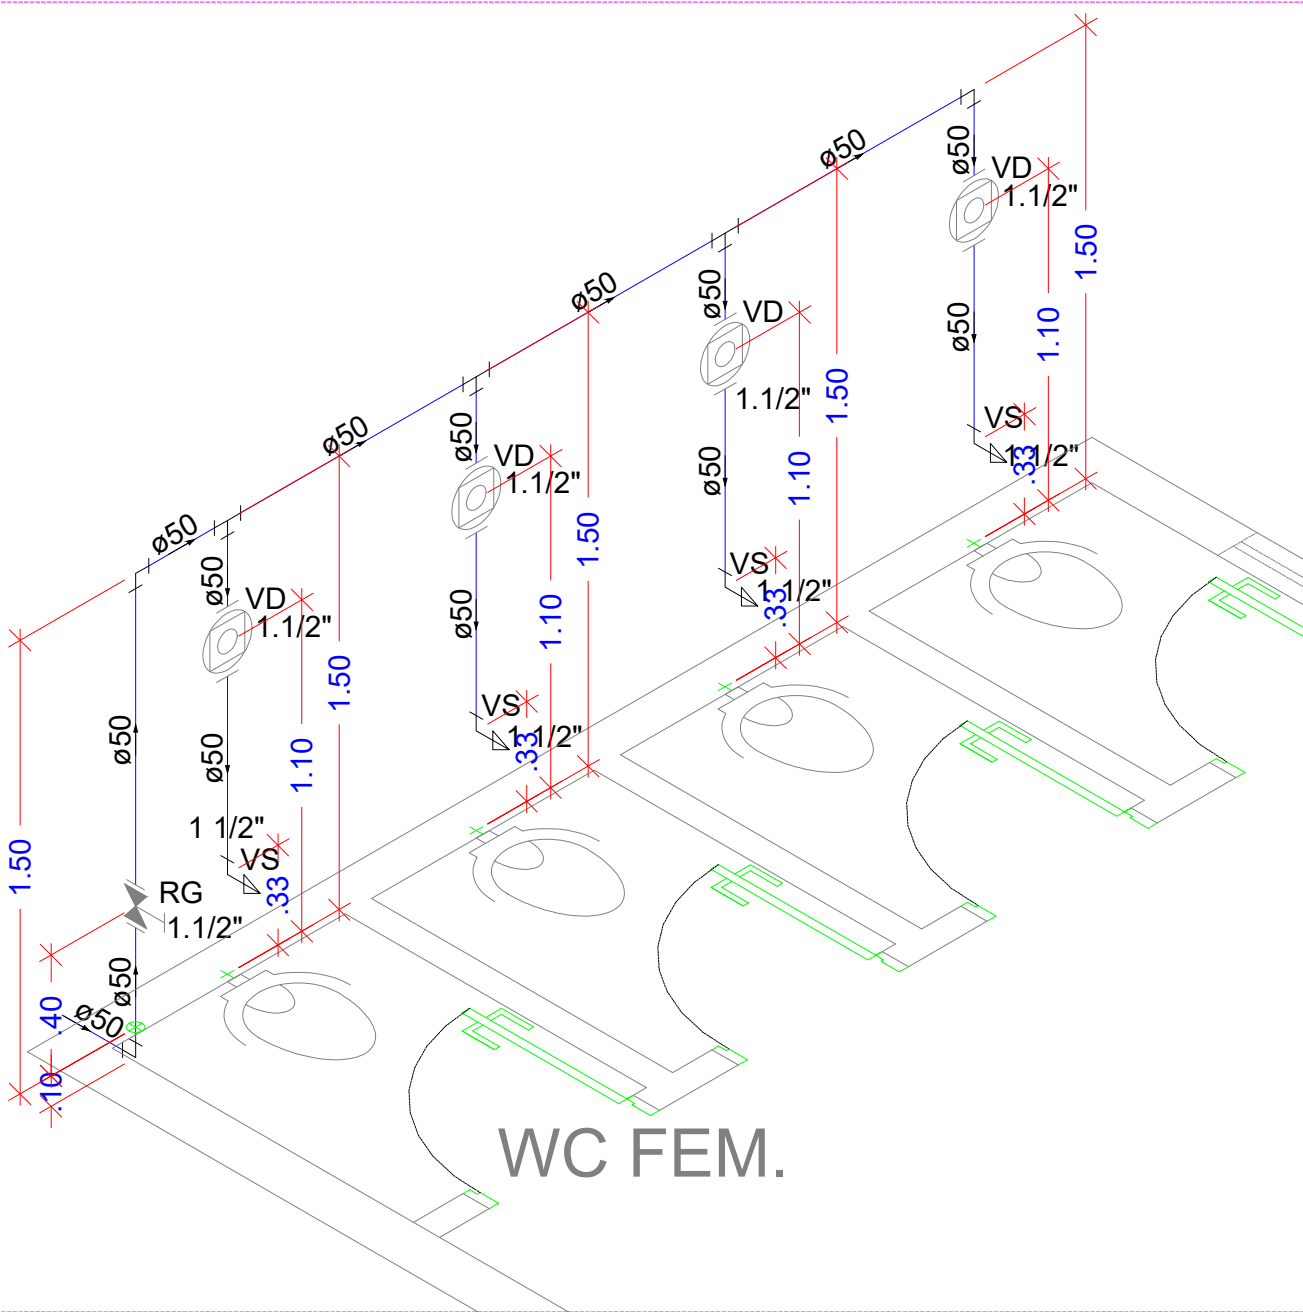

DETALHE ISOMETRICO H2
ESCALA 1:25

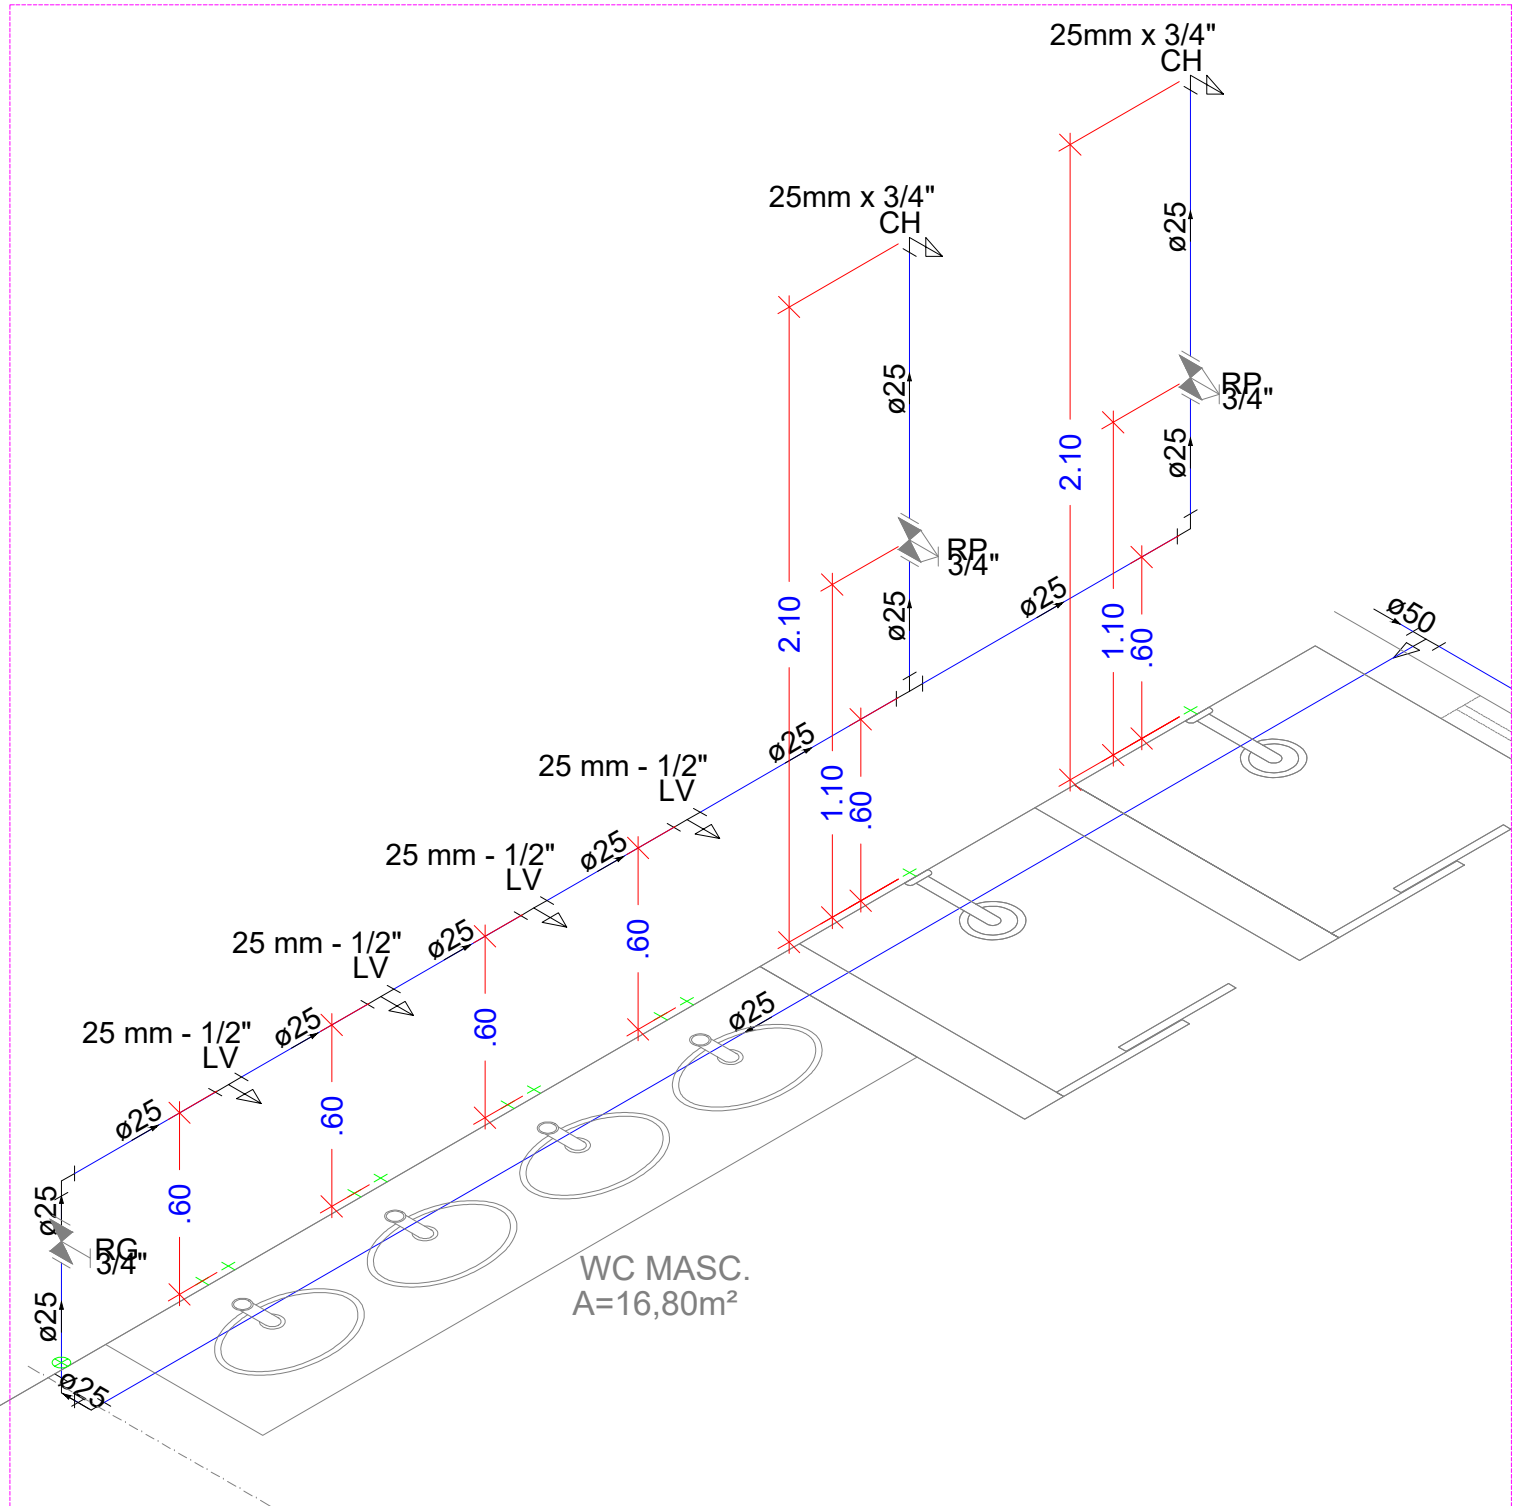

DETALHE ISOMETRICO H7
ESCALA 1:25

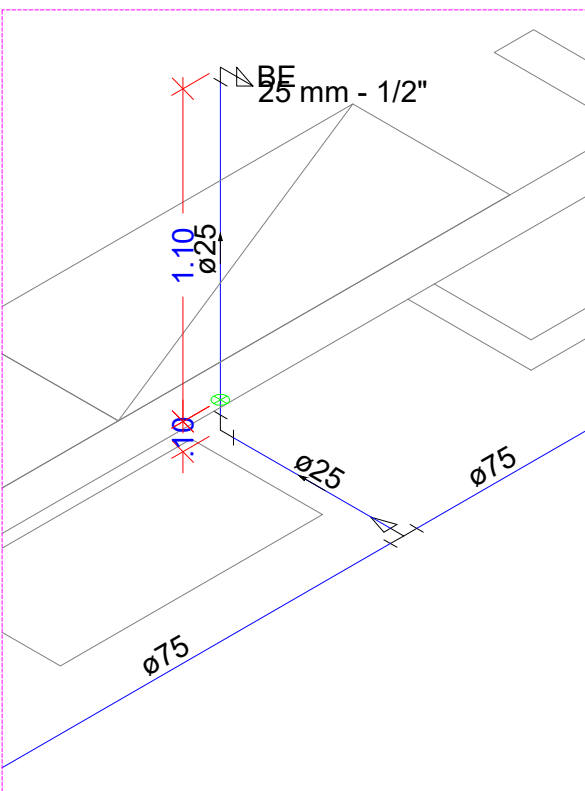

DETALHE ISOMETRICO H2
ESCALA 1:25

ESTADO DE GOIÁS
SECRETARIA DE ESTADO DA EDUCAÇÃO
SUPERINTENDÊNCIA DE INFRAESTRUTURA
GERÊNCIA DE PROJETOS E INFRAESTRUTURA

GERÊNCIA DE PROJETOS E INFRAESTRUTURA
APROVADO

TÉCNICO RESPONSÁVEL PELA APROVAÇÃO

CEPI LUIZ CARLOS DA MOTA

AMPLIAÇÃO/ REFORMA

ENDEREÇO

RUA 06, S/N - VILA XIQUE XIQUE - URUAUÇU - GO CEP: 76402-000

ÁREA DO TERRENO	ÁREA PERMEÁVEL	ÁREA EXISTENTE	ÁREA A DEMOLIR	ÁREA A CONSTRUIR	ÁREA TOTAL CONSTRUÇÃO
2.707,10 M²		1.152,33M²	194,43M²	750,83M²	1.718,72M²

AUTOR: ENGR. CIVIL BRUNO FRANKLIN DE MORAIS - CREA: 102109139M-GO

RT DA OBRA:

PROPRIETÁRIO: SECRETARIA DE ESTADO DA EDUCAÇÃO - GOIÁS
PREPROJETO: JESSICA ALVES BUENO SOUZA

CNPJ: 01.409.705/0001-30
CPF: 033.178.021-62

HIDROSSANITÁRIO

TIPO DE PROJETO

PLANTA BAIXA - AGUA FRIA
DETALHES ISOMETRICO DE INSTALAÇÕES

LEGENDAS

ASSUNTO

DATA	ESCALA	REVISÃO	Nº FOLHAS
OUTUBRO/2022	INDICADA	000	1020220250648

REV.	DATA	DESCRIÇÃO	VISTO

2/3

FOLHA